


浜松市総合産業展示館 1階第1展示場平面図 (縮尺1/200)

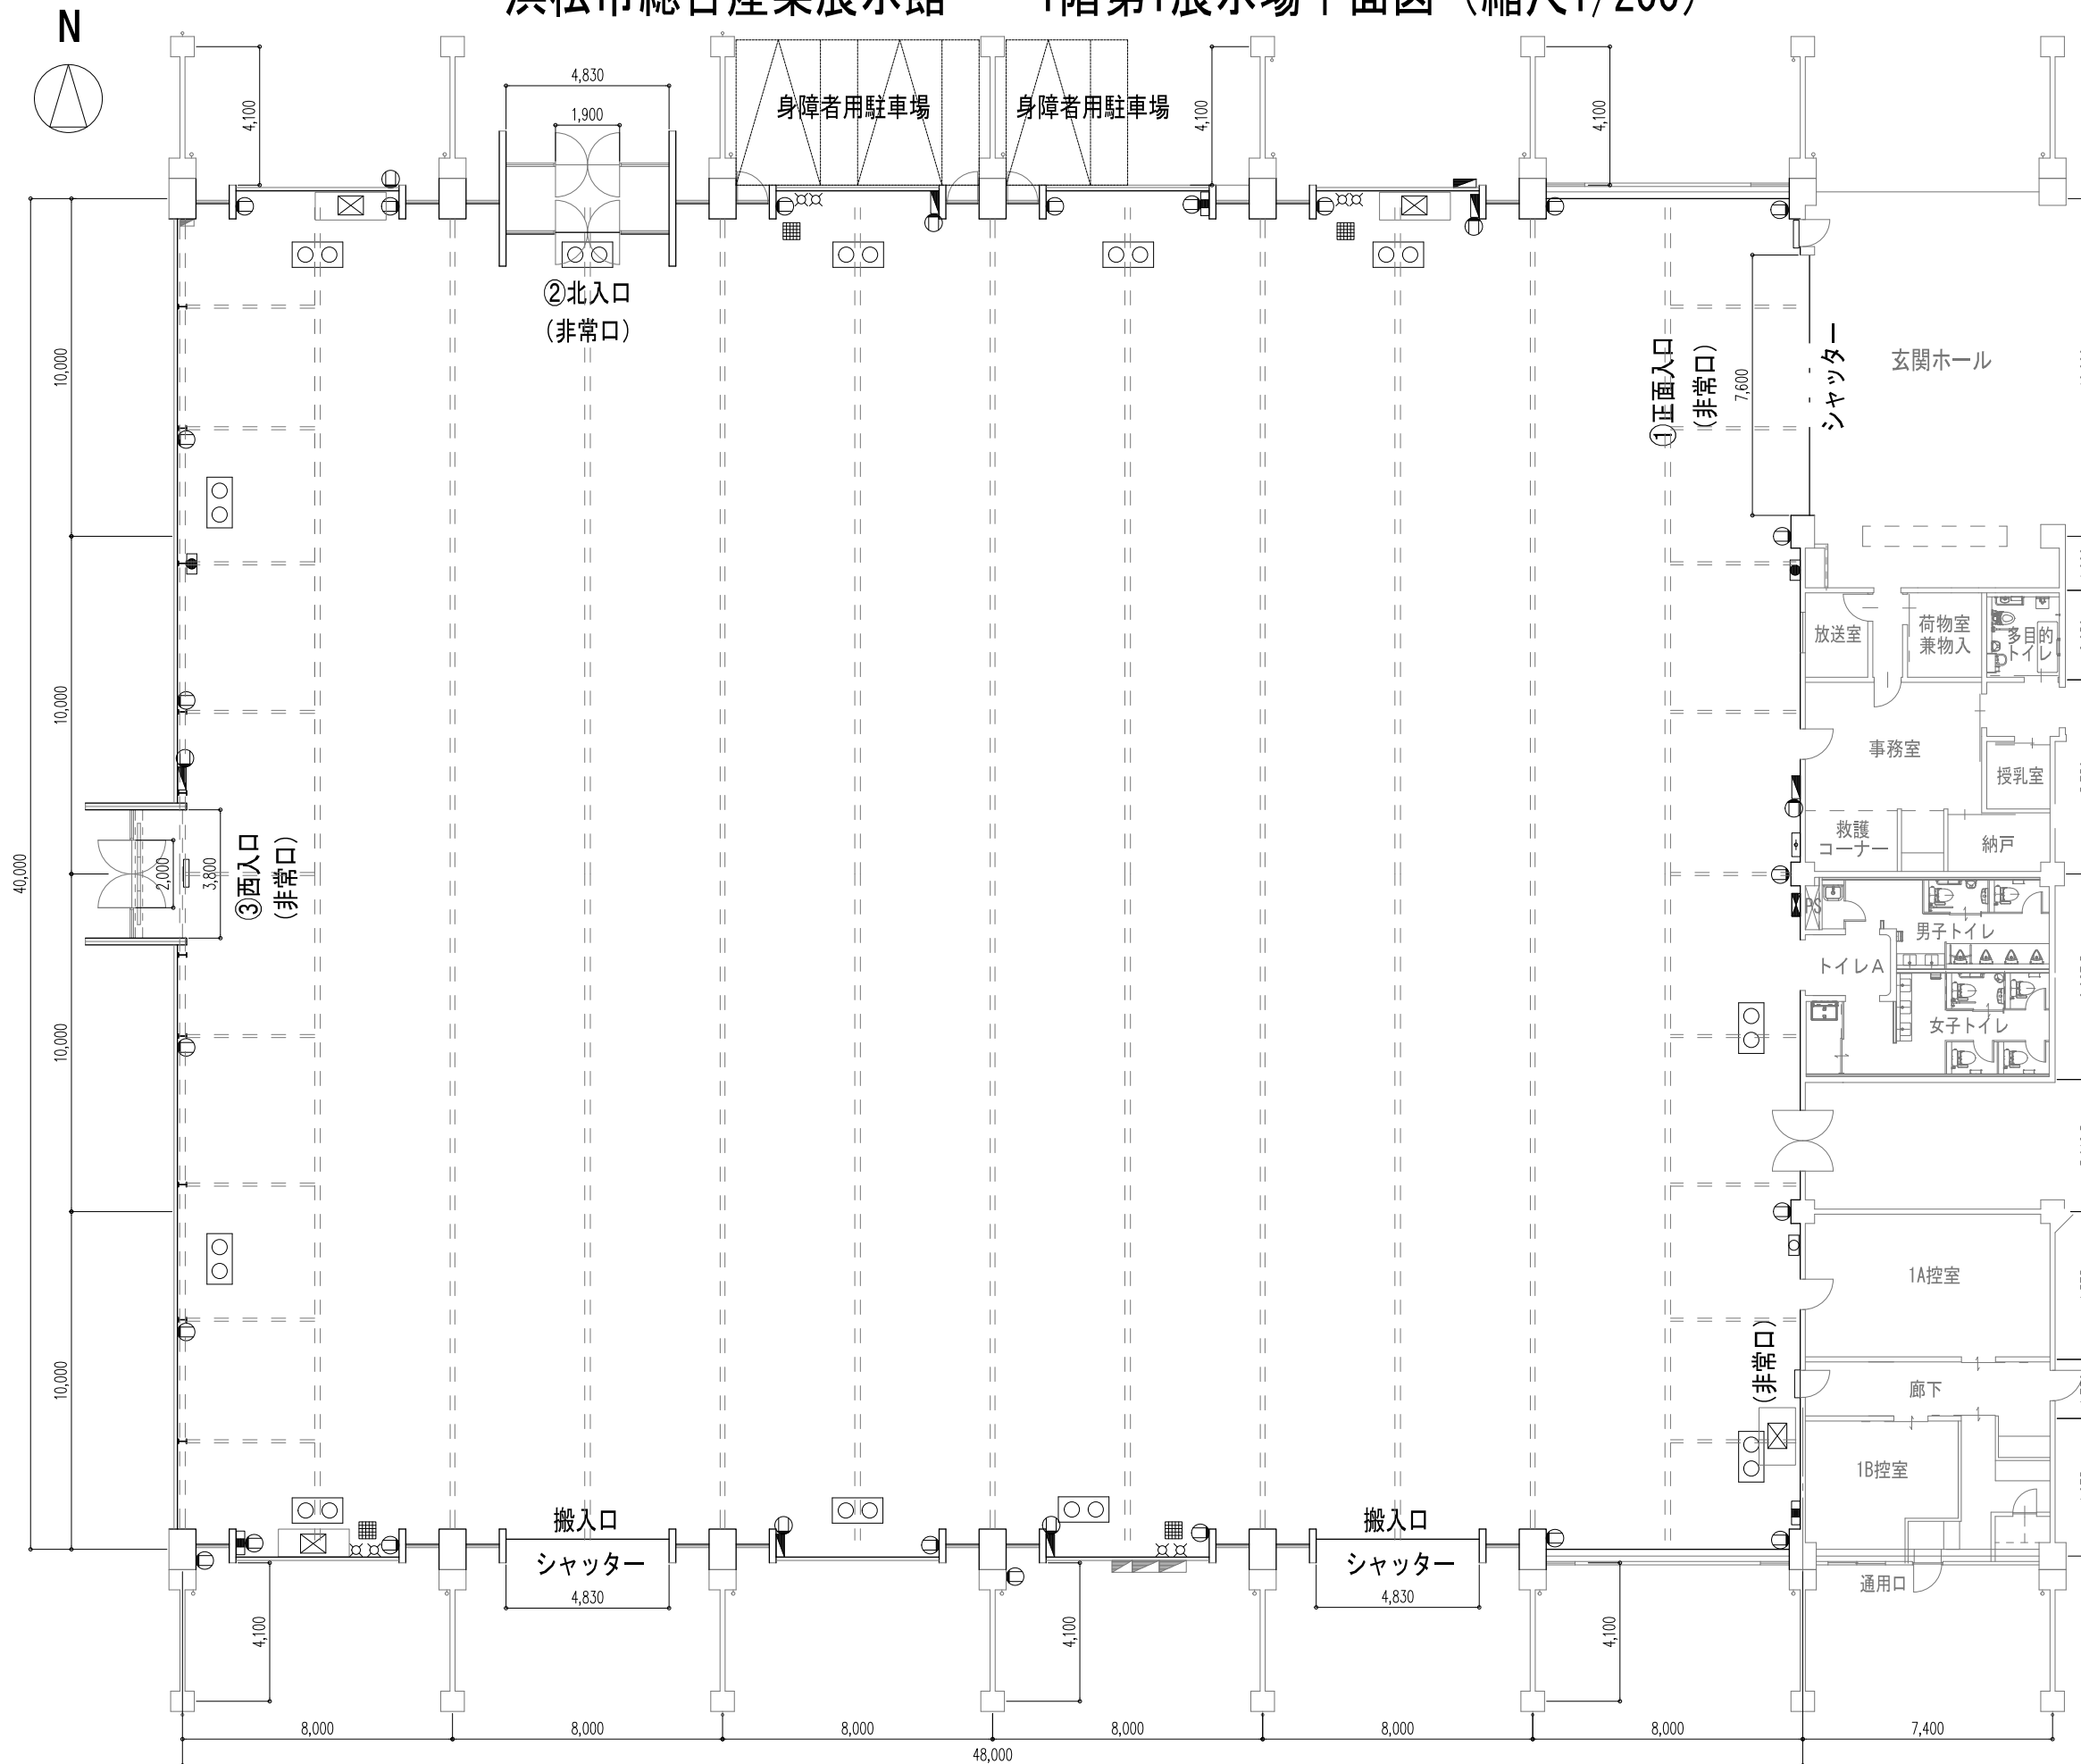

記号	名称
	壁付コンセント
	展示用電灯動力盤
	施設用電灯配線盤
	給水栓
	排水柵
	NTT配線盤
	TV
	非常用押し釦3カ所
	補助散水栓箱1カ所
	非常口誘導灯
	天吊空調機12台
	床置加湿器 4台

- 床仕上げ: エポキシ樹脂系塗床
 面積: 1,920.78m² (48.0m × 40.0m)
 天井高: 最高高さ 9.0m
 鉄骨トラス下端 7.0m
 動力容量: 48KVA
 電灯容量: 124KVA
 給水口径: 13mm
 床荷重: 5 t/m²
 搬入口: 幅 W=4.8m, 高さ H=4.5m
 ①正面入口 高さ 2.0m, 幅 7.6m
 ②北入口 高さ 2.0m, 幅 1.9m
 ③西入口 高さ 2.0m, 幅 2.0m